



仮設平面図(第2工区) S=1/300 (A3 S=1/600)

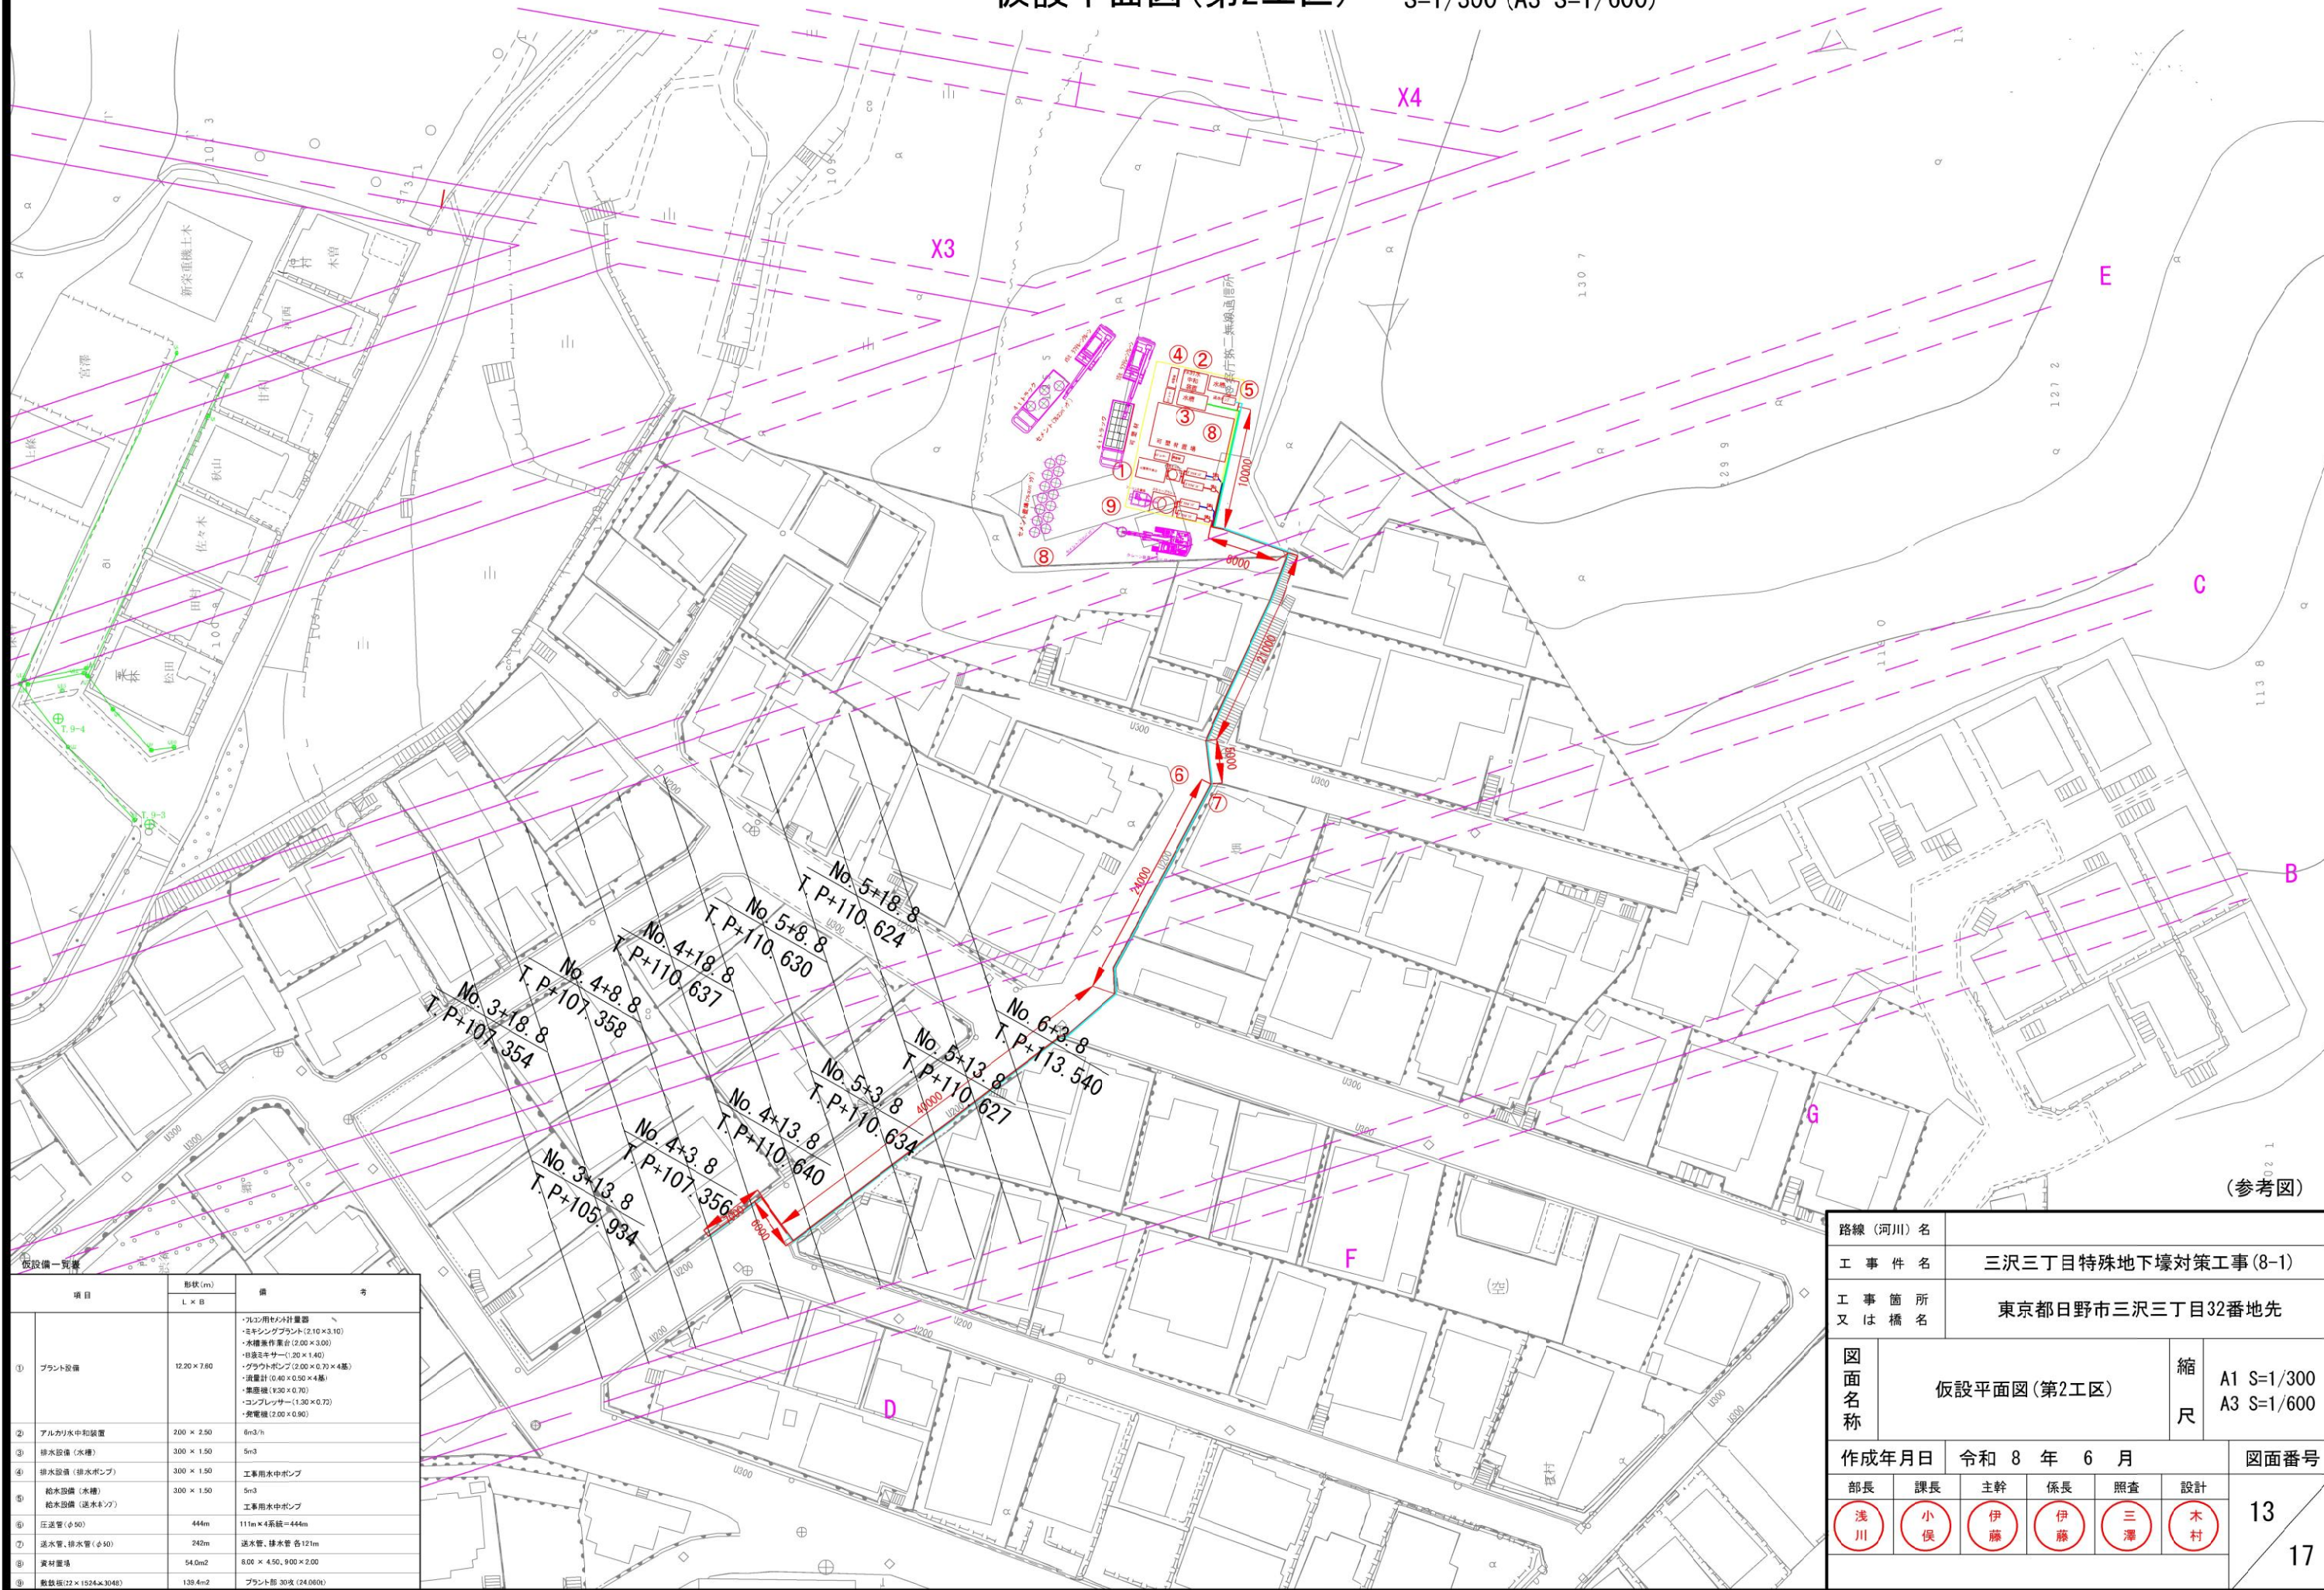


路線（河川）名					
工 事 件 名		三沢三丁目特殊地下壕対策工事(8-1)			
工 事 箇 所 又 は 橋 名		東京都日野市三沢三丁目32番地先			
図 面 名 称	仮設平面図(第2工区)			縮 尺	A1 S=1/300 A3 S=1/600
作成年月日		令和 8 年 6 月			図面番号
部長	課長	主幹	係長	照査	設計
浅川	小俣	伊藤	伊藤	三澤	木村

仮設縦断図(第1工区)

断面図 S=1/100

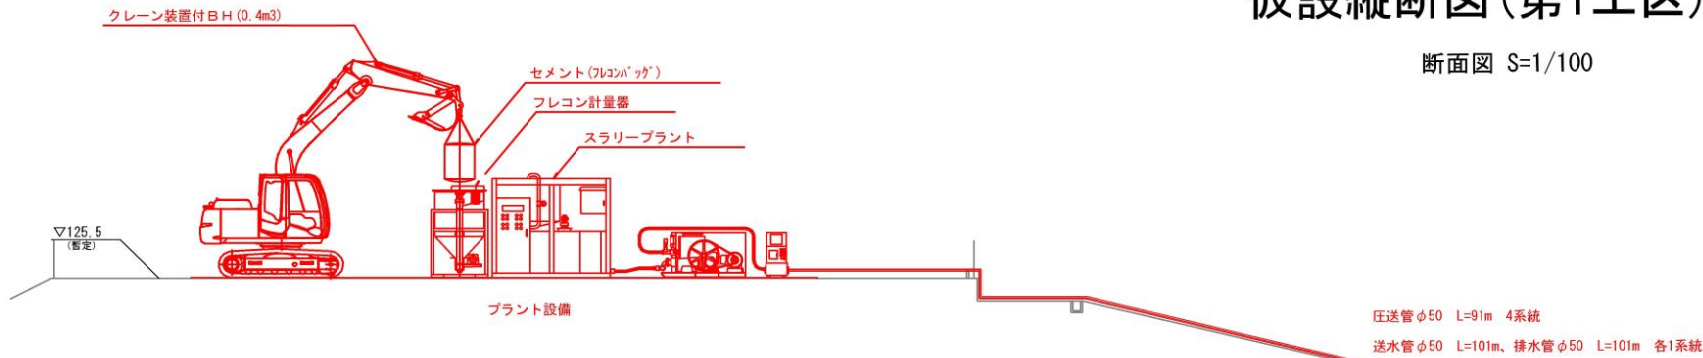

平面図 S=1/400

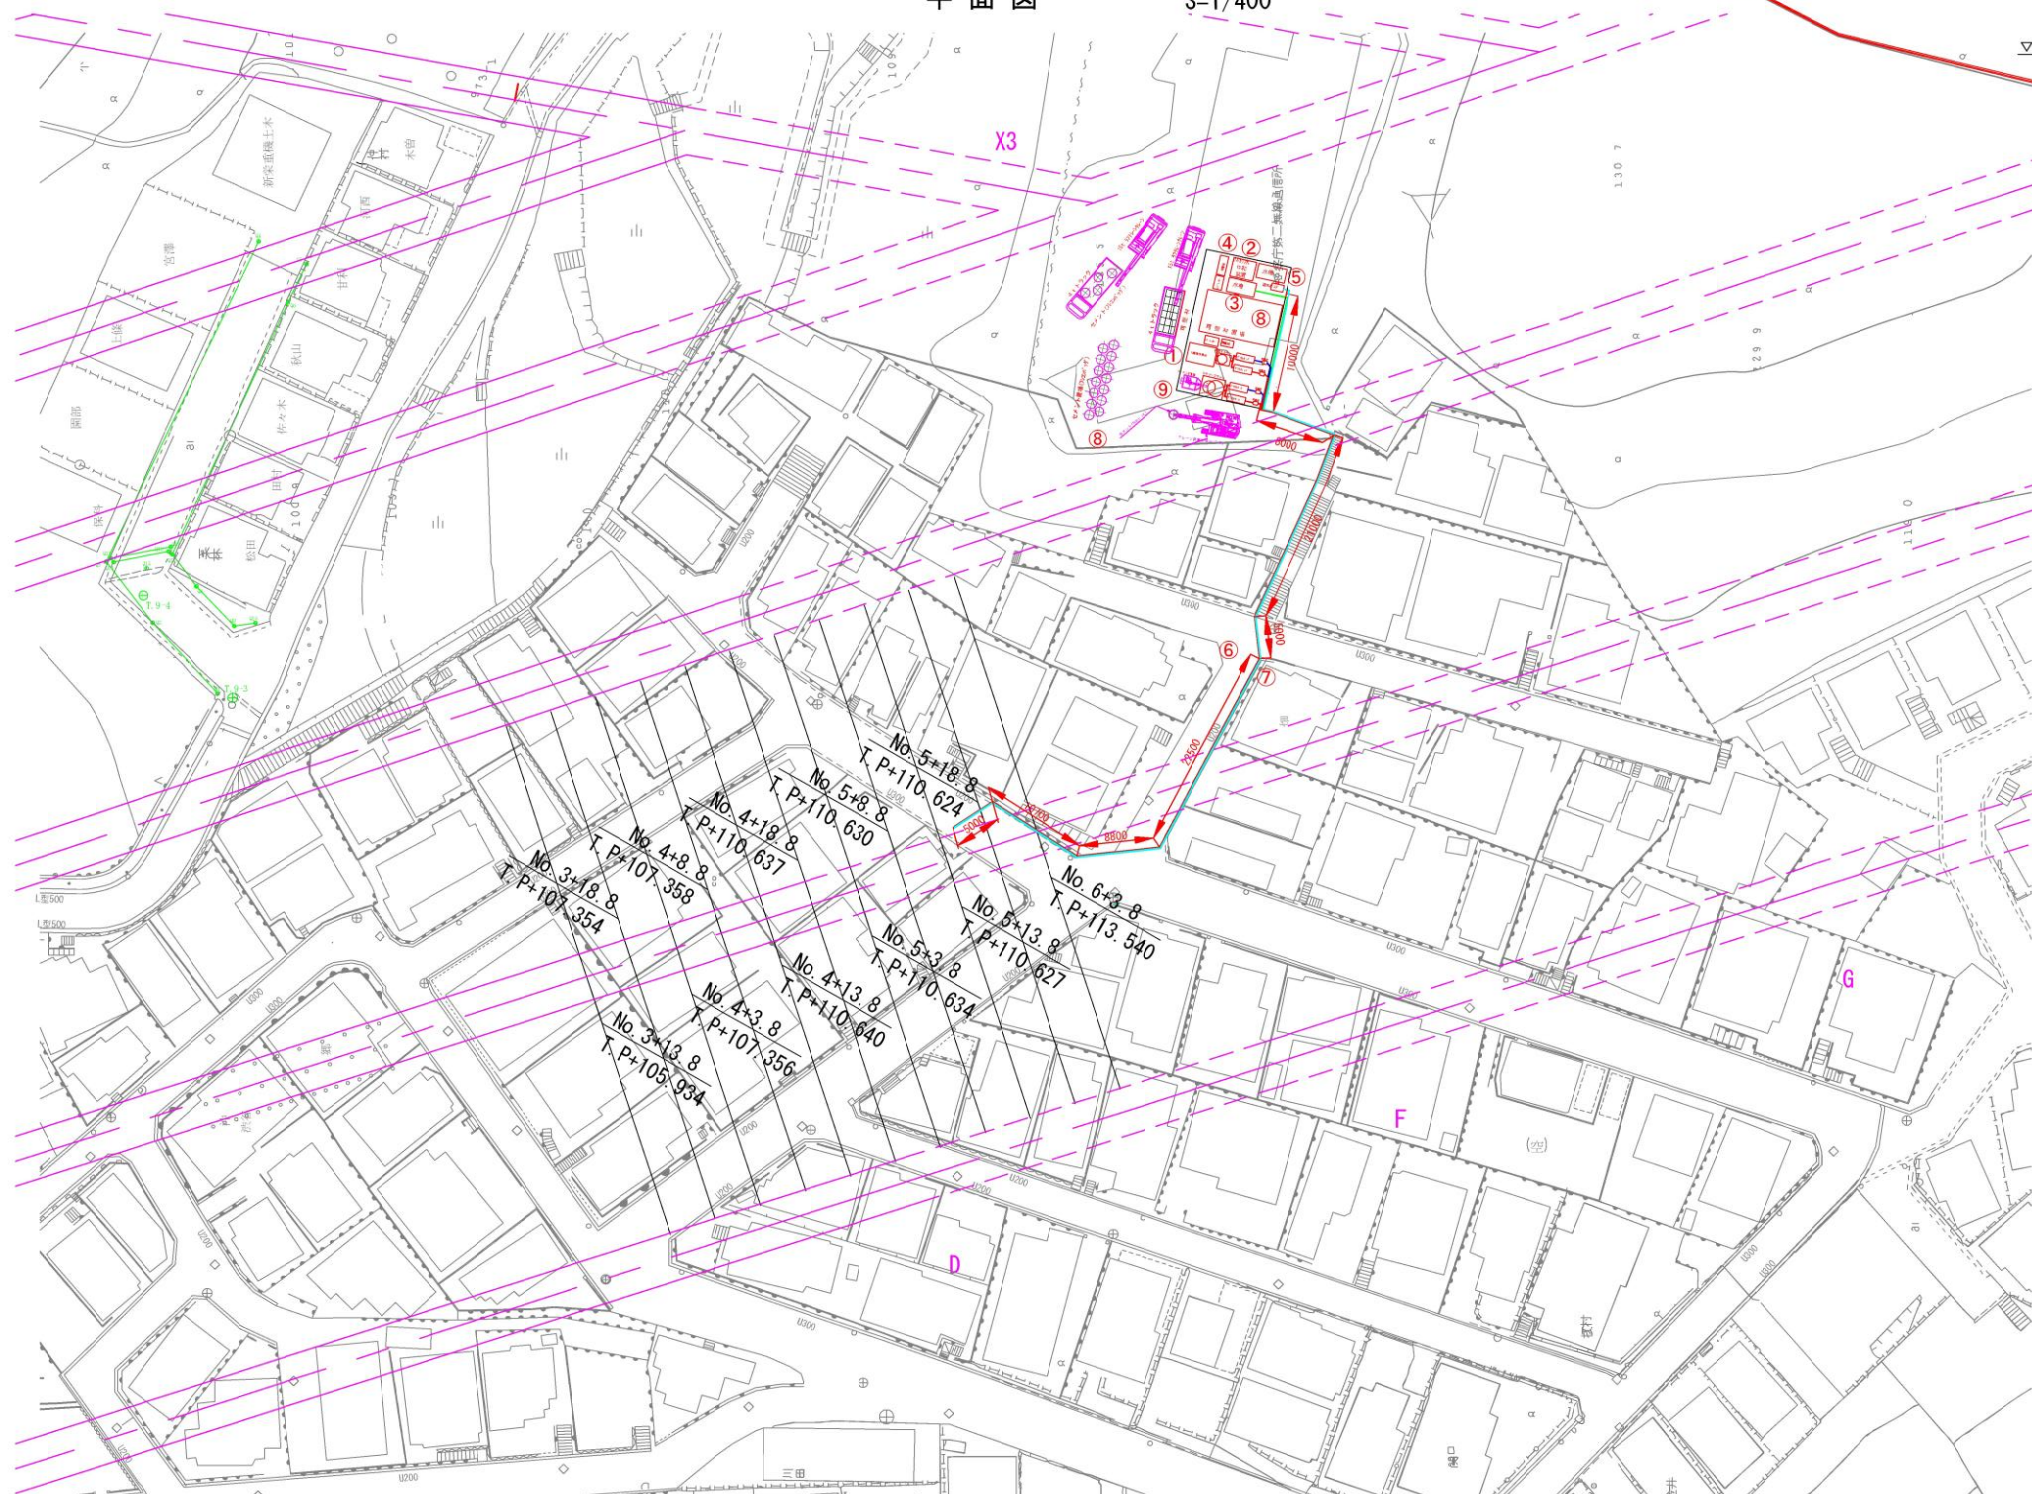


ロータリーパーカッション式 (クローラ型)

▽106.8 (暫定)

配管材は、側溝内に布設

削孔・注入

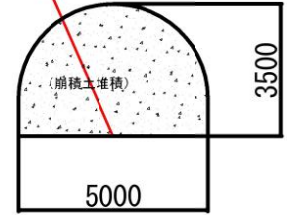


(参考図)


路線（河川）名					
工 事 件 名		三沢三丁目特殊地下壕対策工事（8-1）			
工 事 箇 所 又 は 橋 名		東京都日野市三沢三丁目32番地先			
図面名称		仮設縦断図（第1工区）		縮尺	図示
作成年月日		令和 8 年 6 月			図面番号
部長	課長	主幹	係長	照査	設計
浅川	小俣	伊藤	伊藤	三澤	木村
					14 17

仮設縦断図(第2工区)

断面図 S=1/100

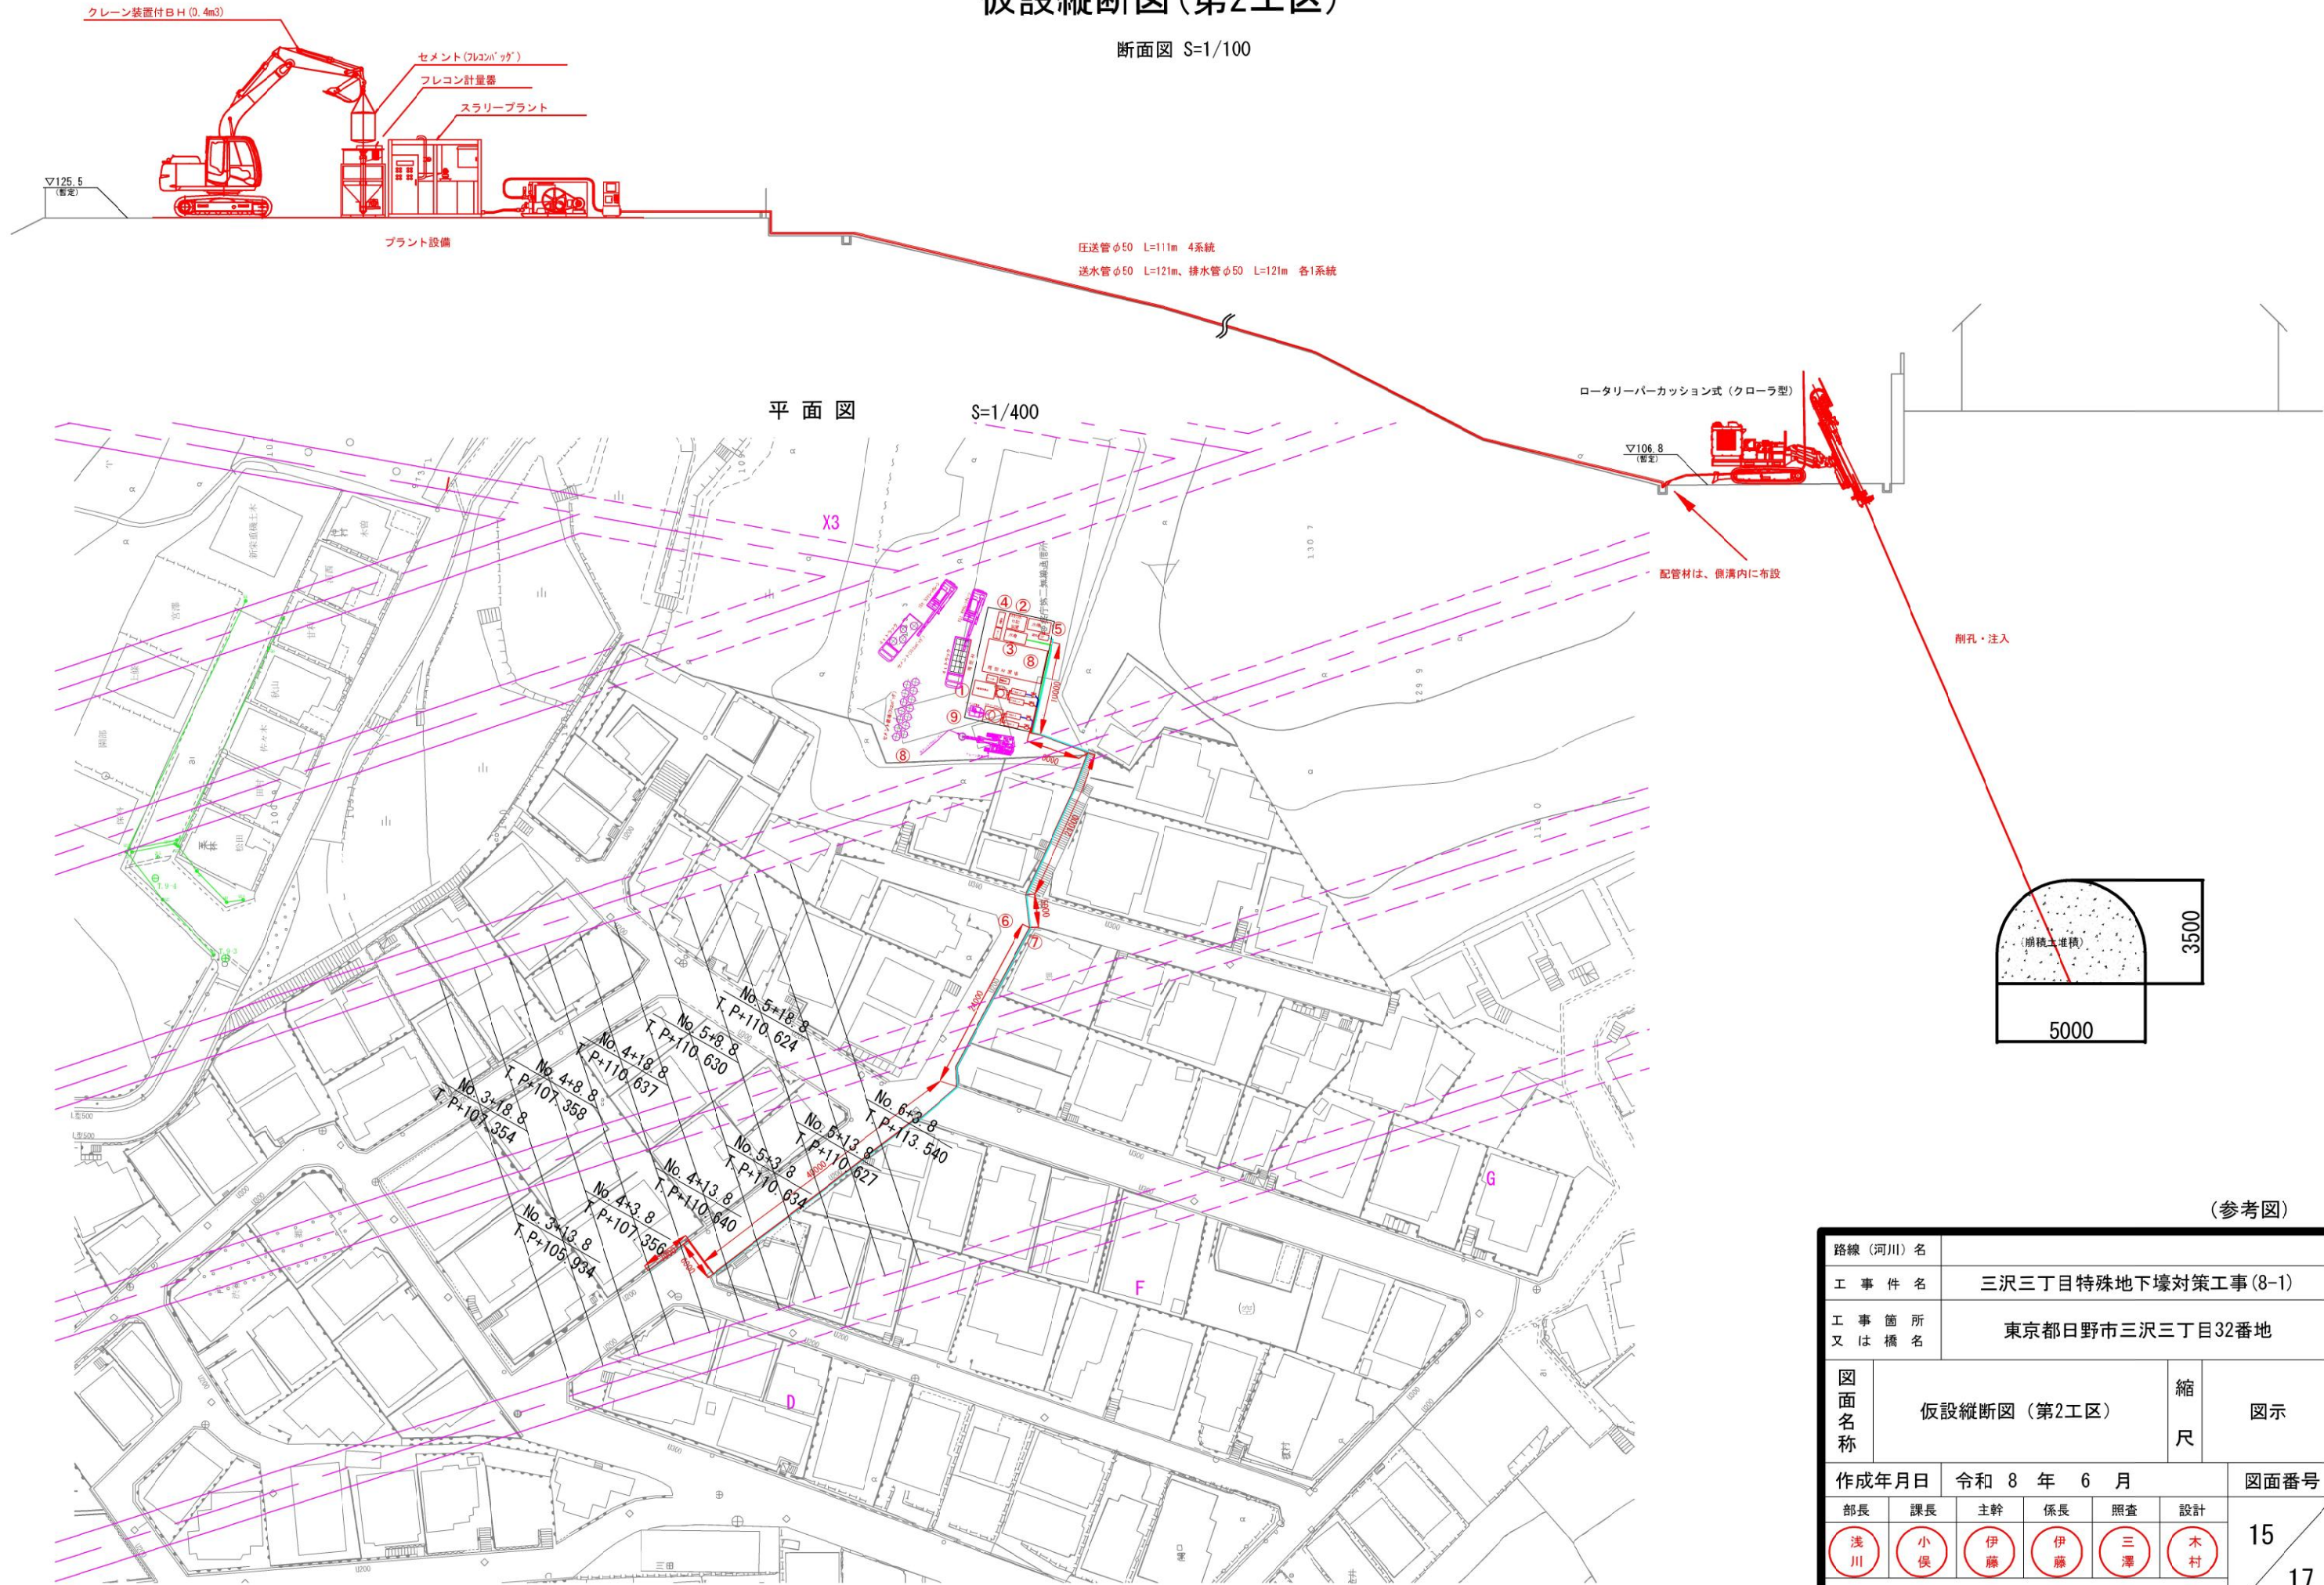

交通誘導員配置図(第1工区) S=1/400 (A3 S=1/800)

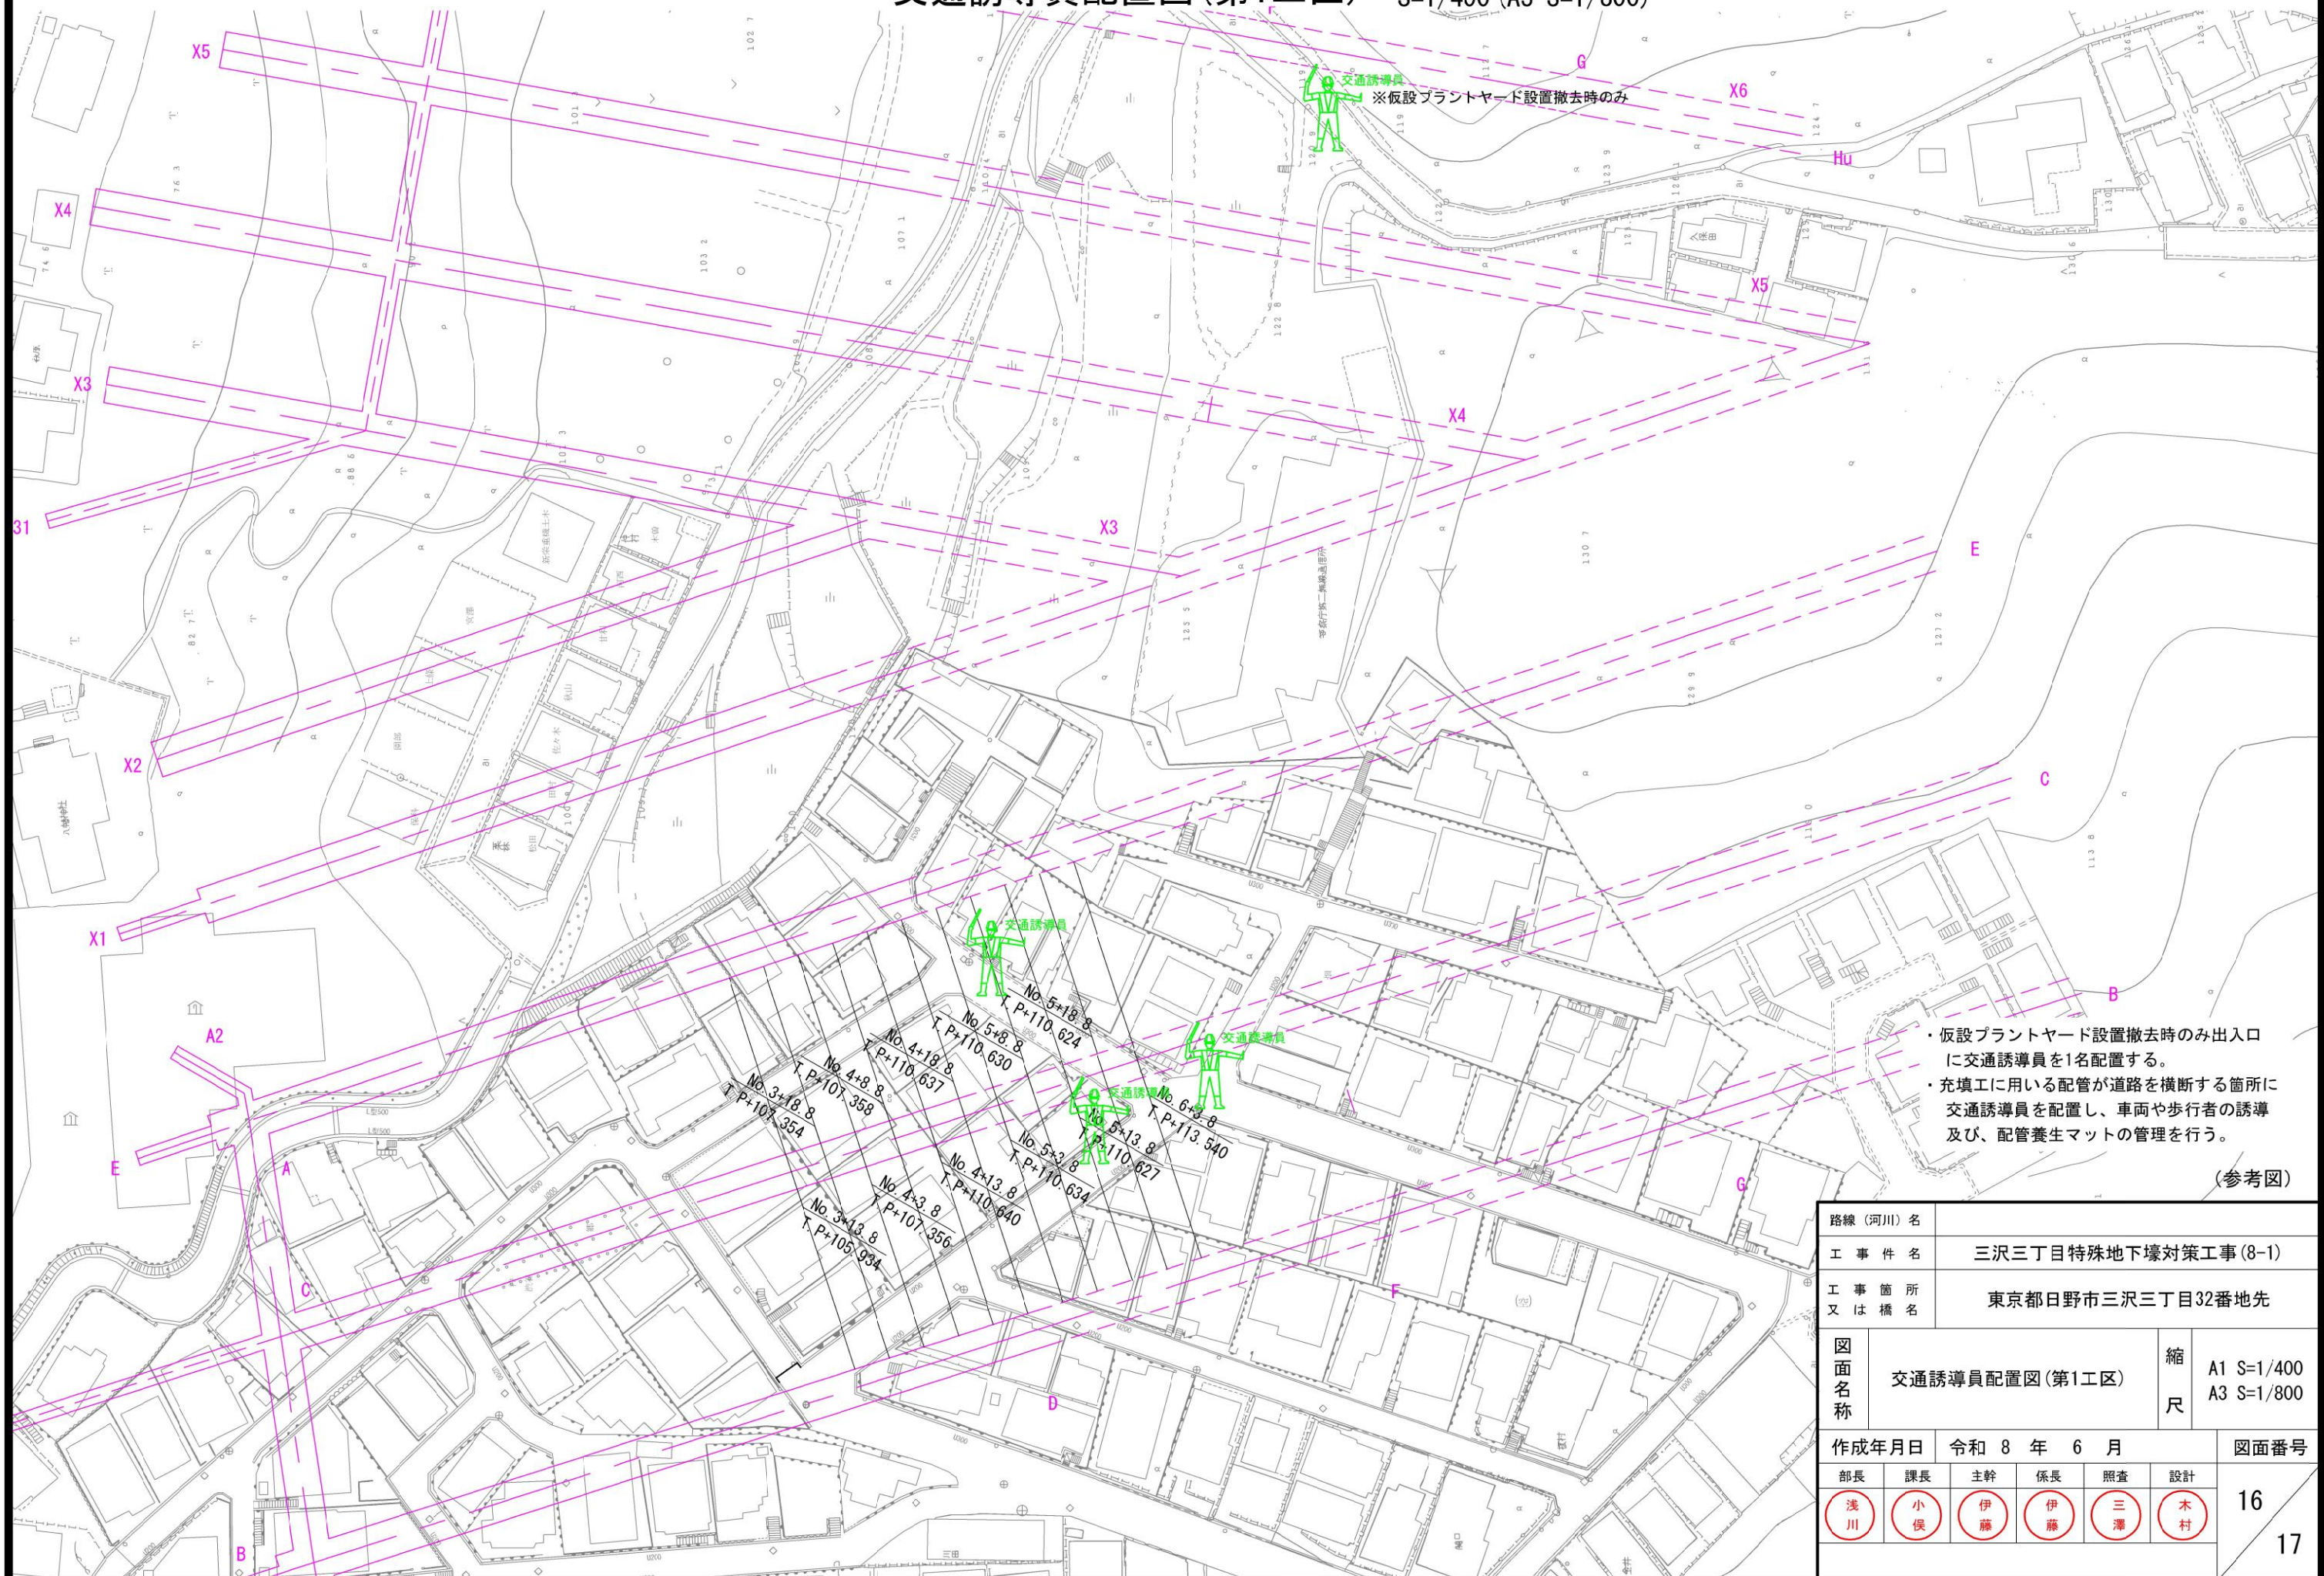


- ・仮設プラントヤード設置撤去時のみ出入口に交通誘導員を1名配置する。
- ・充填工に用いる配管が道路を横断する箇所に交通誘導員を配置し、車両や歩行者の誘導及び、配管養生マットの管理を行う。

(参考図)

路線（河川）名							
工 事 件 名		三沢三丁目特殊地下壕対策工事（8-1）					
工 事 箇 所 又 は 橋 名		東京都日野市三沢三丁目32番地先					
図 面 名 称		交通誘導員配置図（第1工区）				縮 尺	A1 S=1/400 A3 S=1/800
作成年月日		令和 8 年 6 月				図面番号	
部長	課長	主幹	係長	照査	設計	16 17	
浅川	小俣	伊藤	伊藤	三澤	木村		

交通誘導員配置図(第2工区) S=1/400 (A3 S=1/800)

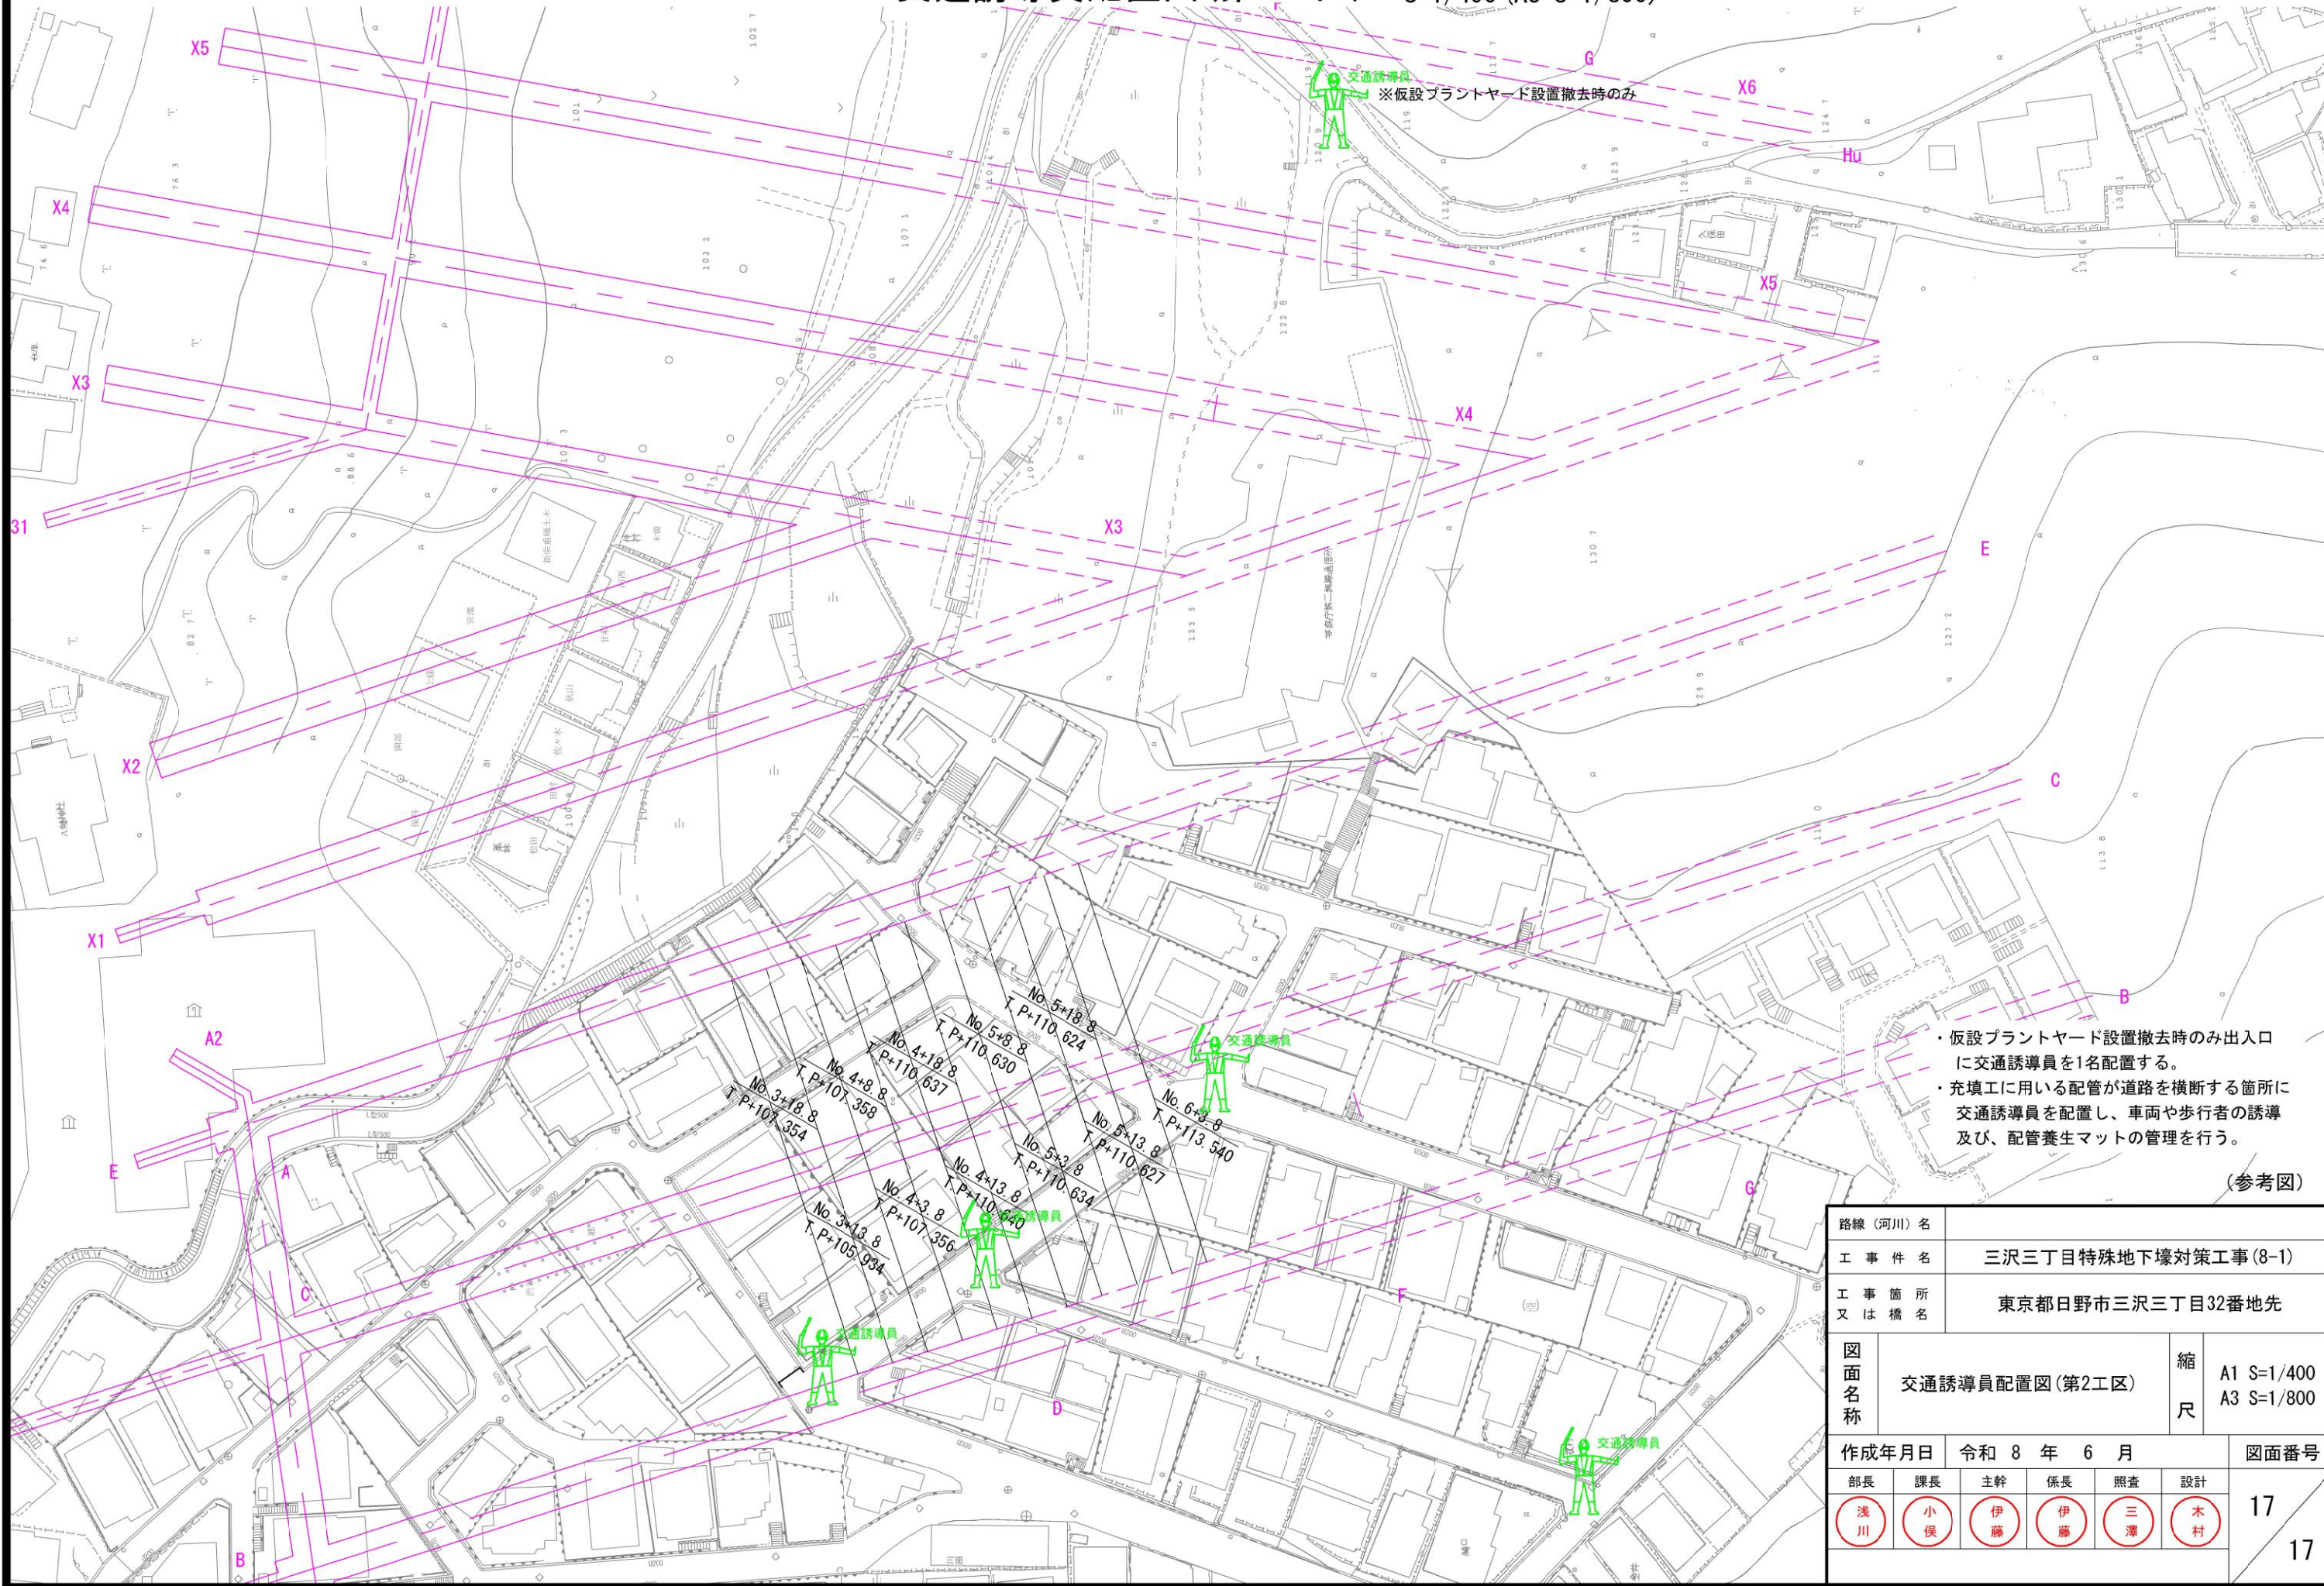

路線（河川）名					
工 事 件 名		三沢三丁目特殊地下壕対策工事（8-1）			
工 事 箇 所 又 は 橋 名		東京都日野市三沢三丁目32番地先			
図 面 名 称	交通誘導員配置図（第2工区）			縮 尺	A1 S=1/400 A3 S=1/800
作成年月日		令和 8 年 6 月			図面番号
部長	課長	主幹	係長	照査	設計
浅川	小俣	伊藤	伊藤	三澤	木村
					17
					17